


**I/2 MUKAŘOV - KOZOJEDY OPRAVA KOMUNIKACE A ODVODNĚNÍ
SITUACE DOPRAVNÍHO ZNAČENÍ - km 7,6 - 8,4 (etapa 2 + etapa 7) - část 3
M 1:500**

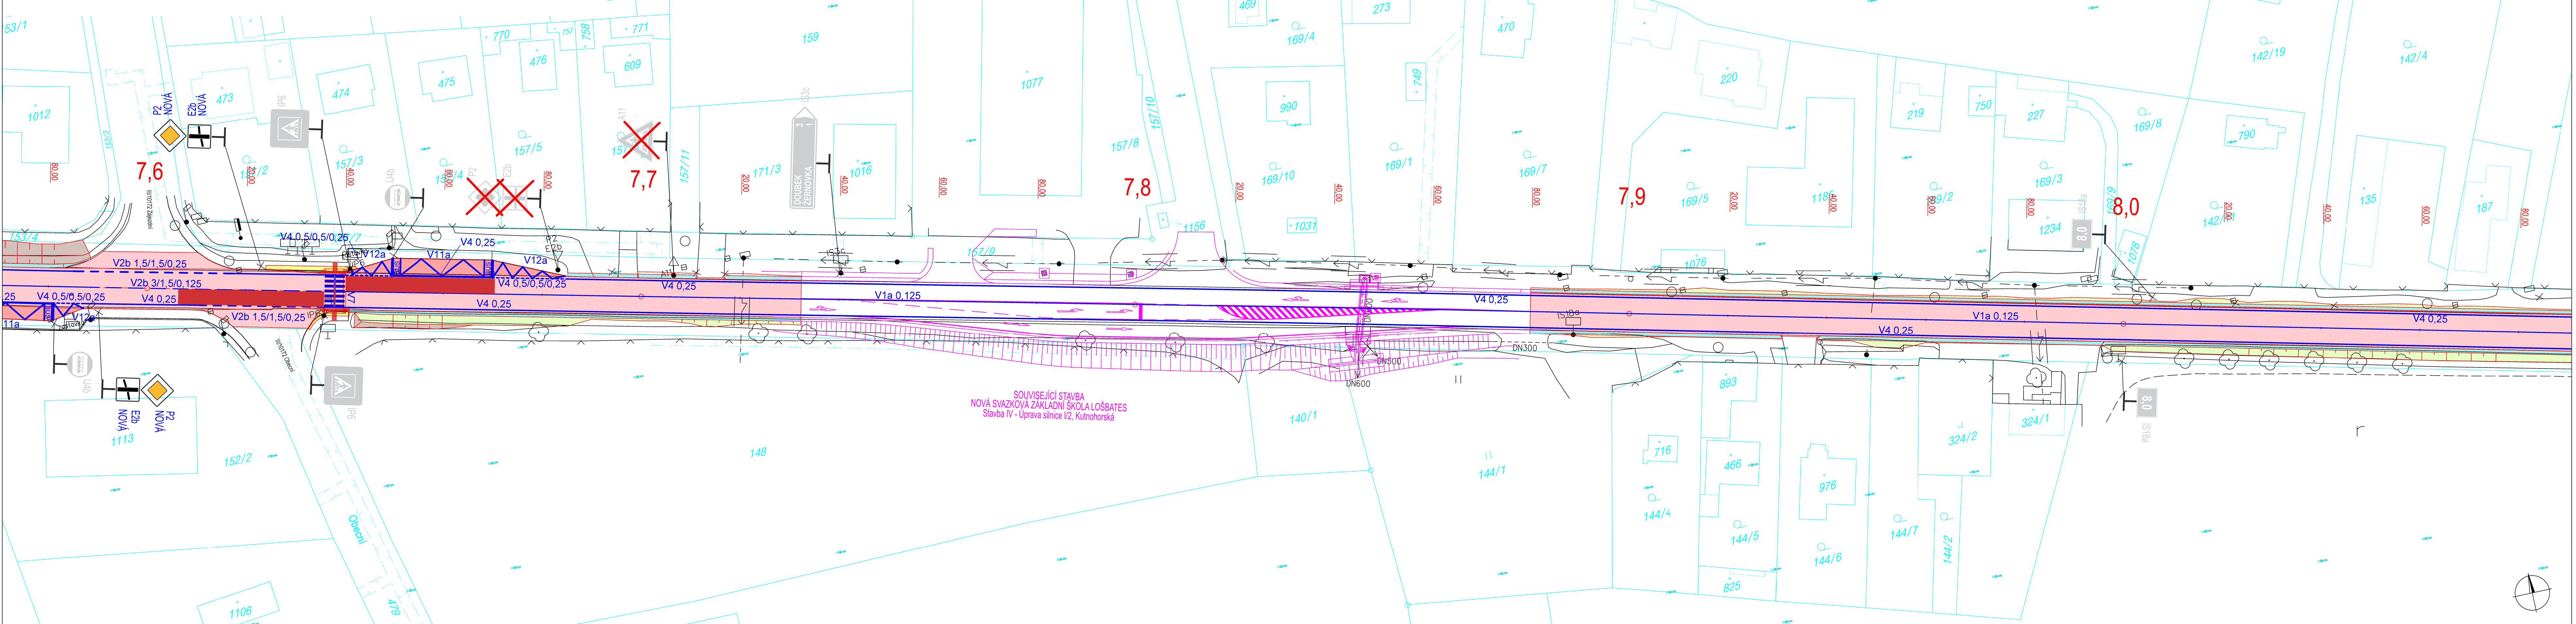

LEGENDA:

- STÁVAJÍCÍ STAV
— NAVRHOVANÝ STAV
— HRANICE PARCEL KN

- | | |
|---|--|
|  | ASF. VOZOVKA |
|  | BET. VOZOVKA - ZASTÁVKY BUS - CELÁ KCE |
|  | CHODNÍK |
|  | ZÁŘEZ |
|  | R-MATERIÁL |
|  | NÁŠYP |

POZN:

 
VÝKRESOVÁ DOKUMENTACE PRO STANOVENÍ MÍSTNÍ ÚPRAVY PROVOZU

AGENDA DOPRAVNÍHO ZNAČENÍ:

- VODOROVNÉ DOPRAVNÍ ZNAČENÍ

- | | |
|---|--|
|  | STÁVAJÍCÍ SVISLÉ DOPRAVNÍ ZNAČENÍ
- ZACHOVÁNO |
|  | STÁVAJÍCÍ SVISLÉ DOPRAVNÍ ZNAČENÍ
- ZRUŠENO |
|  | NOVÉ SVISLÉ DOPRAVNÍ ZNAČENÍ |

č.	název - změny	datum	podpis

Objednatel stavby:  REDITELSTVÍ SILNIC & DÁLNIC ČR	REDITELSTVÍ SILNIC & DÁLNIC ČR Na Pankráci 546/56 140 00, Praha 4
Zhotovitel stavby: 	PORR a.s. Dubetická 3238/36 100 00, Praha 10 tel.: +420 267 226-111
Projektant RDS: 	SUDOP EU a.s. Olšanská 1a, 130 80 Praha 3 Tel.: +420 267 094 305 E-mail: info@sudopeu.cz

VÝŠKOVÝ SYSTÉM BpV Zpracovatel RDS:  SUDOP EU a.s. Ošlanská 1a, 130 80 Praha 3 Tel.: +420 267 094 305 E-mail: info@sudopeu.cz		SOUHRADNÍČOVÝ SYSTÉM S-JTS Hlavní inženýr projektu: ING. MAREK SÁČEK <i>Sacek</i>		Souprava:
Středisko: ÚSEK SILNIC A DÁLNIC				
Vedoucí střediska: ING. MIROSLAV VÁŇA	Odpovědný projektant: ING. MAREK SÁČEK <i>Sacek</i>	Vypracoval: ING. MAREK SÁČEK <i>Sacek</i>	Kontroloval: ING. LUKÁŠ JEŽEK <i>Ježek</i>	
Akce: I/2 MUKAŘOV - KOZOJEDY OPRAVA KOMUNIKACE A ODVODNĚNÍ			Číslo smlouvy: SEU 23-023.64 Projektový stupeň: RD	
Část: SO 190 - DOPRAVNÍ ZNAČENÍ			Datum: 09/2021 Číslo části: B.100	
Příloha: SITUACE DOPRAVNÍHO ZNAČENÍ km 7,6 - 8,4 (etapa 2 + etapa 7) - část 3			Měřítko: 1:500	Počet formátů: 7 A
			Číslo přílohy: 2.3	

DOKUMENT LZE UŽÍVAT POUZE VE SMYSLU PŘÍSLUŠNÉ SMLOUVY O DÍLO. ŽÁDNÁ JEHO ČÁST NEMŮŽE BÝT DLE ZÁKONA č. 121/2000 Sb. KOPÍROVÁNA NEBO JINÝM ZPŮSOBEM ROZŠÍŘOVÁNA BEZ SOUHLASU SUDOP PRAHA