


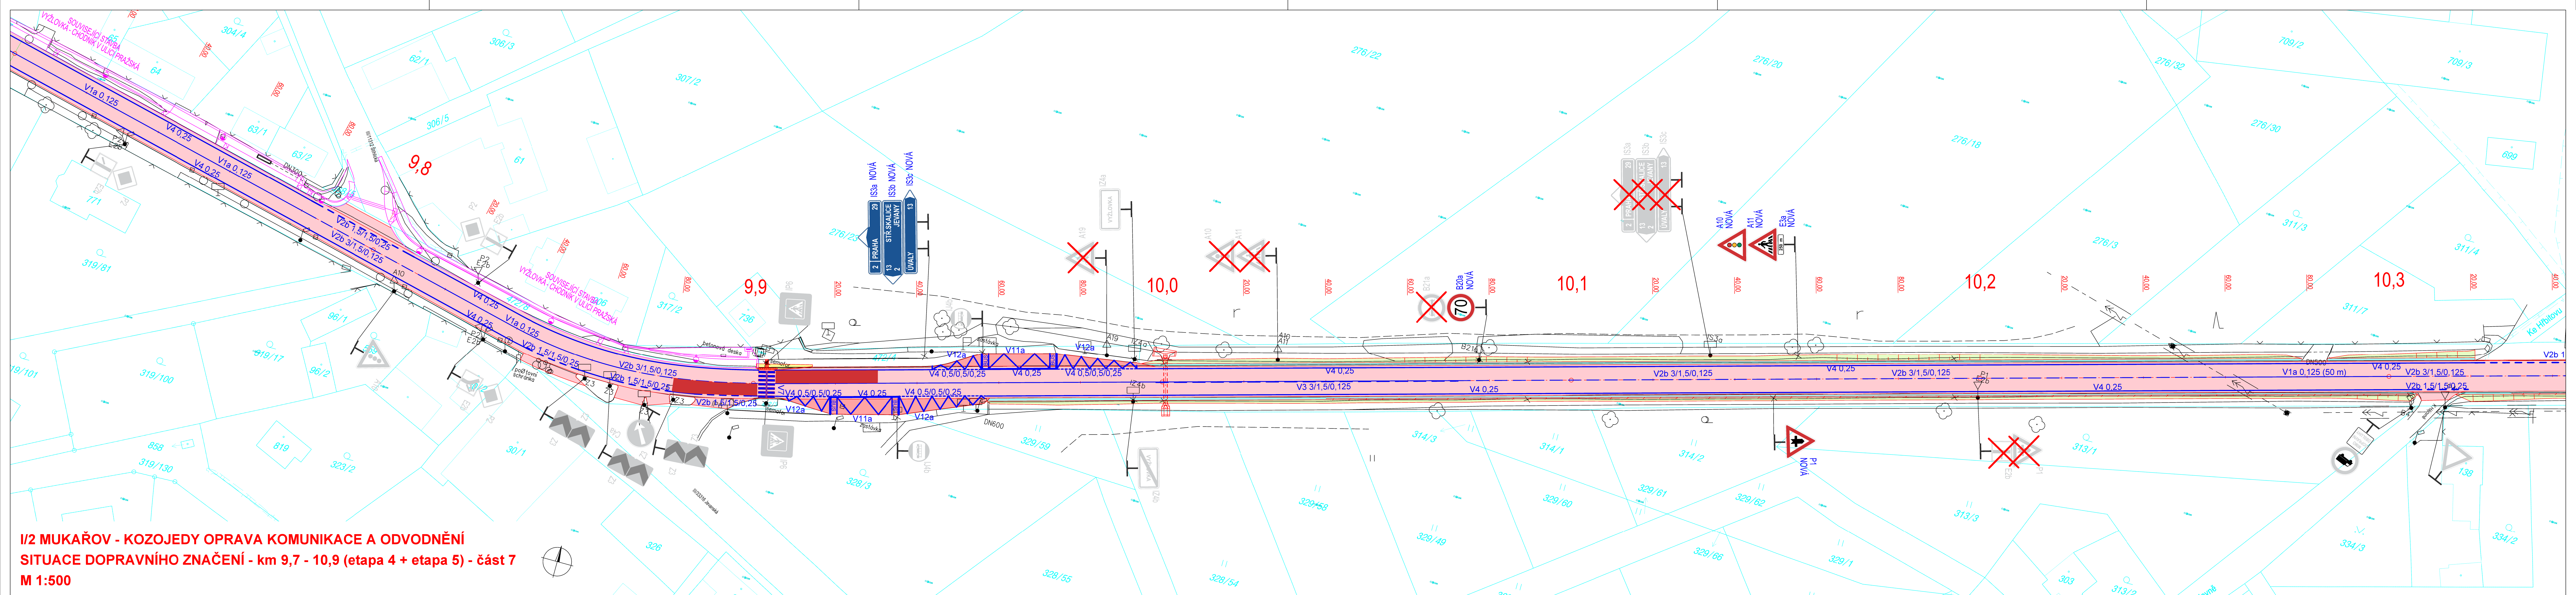

LEGENDA:

	STÁVAJÍCÍ STAV
	NAVRHOVANÝ STAV
	HRANICE PARCEL KN

	ASF. VOZOVKA
	BET. VOZOVKA - ZASTÁVKY BUS - CELÁ KCE
	CHODNÍK
	R-MATERIÁL
	ZÁREZ
	NÁSYP

LEGENDA DOPRAVNÍHO ZNAČENÍ:

	VODOROVNÉ DOPRAVNÍ ZNAČENÍ
	STÁVAJÍCÍ SVISLÉ DOPRAVNÍ ZNAČENÍ - ZACHOVÁNO
	STÁVAJÍCÍ SVISLÉ DOPRAVNÍ ZNAČENÍ - ZRUŠENO
	NOVÉ SVISLÉ DOPRAVNÍ ZNAČENÍ - NOVE NAVRŽENO

POZN:
VÝKRESOVÁ DOKUMENTACE PRO STANOVENÍ MÍSTNÍ ÚPRAVY PROVOZU

č.	název - změny	datum	podpis

Objednatel stavby: 	ŘEDITELSTVÍ SILNIC A DÁLNIC ČR Na Pankráči 546/66 140 00, Praha 4
Zhotovitel stavby: 	PORR a.s. Dubčská 3238/36 100 00, Praha 10 tel.: +420 267 226-111
Projektant RDS: 	SUDOP EU a.s. Olšanská 1a, 130 80 Praha 3 Tel.: +420 267 094 305 E-mail: info@sudop.eu.cz

VÝŠKOVÝ SYSTÉM BpV		SOUŘADNICOVÝ SYSTÉM S-JTSK	
Zpracovatel RDS: 	SUDOP EU a.s. Olšanská 1a, 130 80 Praha 3 Tel.: +420 267 094 305 E-mail: info@sudop.eu.cz	Hlavní inženýr projektu: ING. MAREK SÁČEK	Scopruva:
Sřídka: ÚSEK SILNIC A DÁLNIC			
Vedoucí sřídka: ING. MIROSLAV VÁHA	Odpovědný projektant: ING. MAREK SÁČEK	Vypracoval: ING. MAREK SÁČEK	Kontroloval: ING. LUKÁŠ JEŽEK
Akce: I/2 MUKAŘOV - KOZOJEDY OPRAVA KOMUNIKACE A ODVODNĚNÍ		Číslo smlouvy: SEU 23-023.640	
Část:		Projektový stupeň: RDS	
SO 190 - DOPRAVNÍ ZNAČENÍ		Datum: 09/2023	
Příloha:		Číslo části: B.100	
SITUACE DOPRAVNÍHO ZNAČENÍ km 9,7 - 10,9 (etapa 4 + etapa 5) - část 7		Měřítko: 1:500	
		Počet formátů: 8 A4	
		Číslo přílohy: 2.7	