


I/2 MUKAŘOV - KOZOJEDY OPRAVA KOMUNIKACE A ODVODNĚNÍ
SITUACE DOPRAVNÍHO ZNAČENÍ - km 6,7 - 7,6 (etapa 1 + etapa 8) - část 2
M 1:500

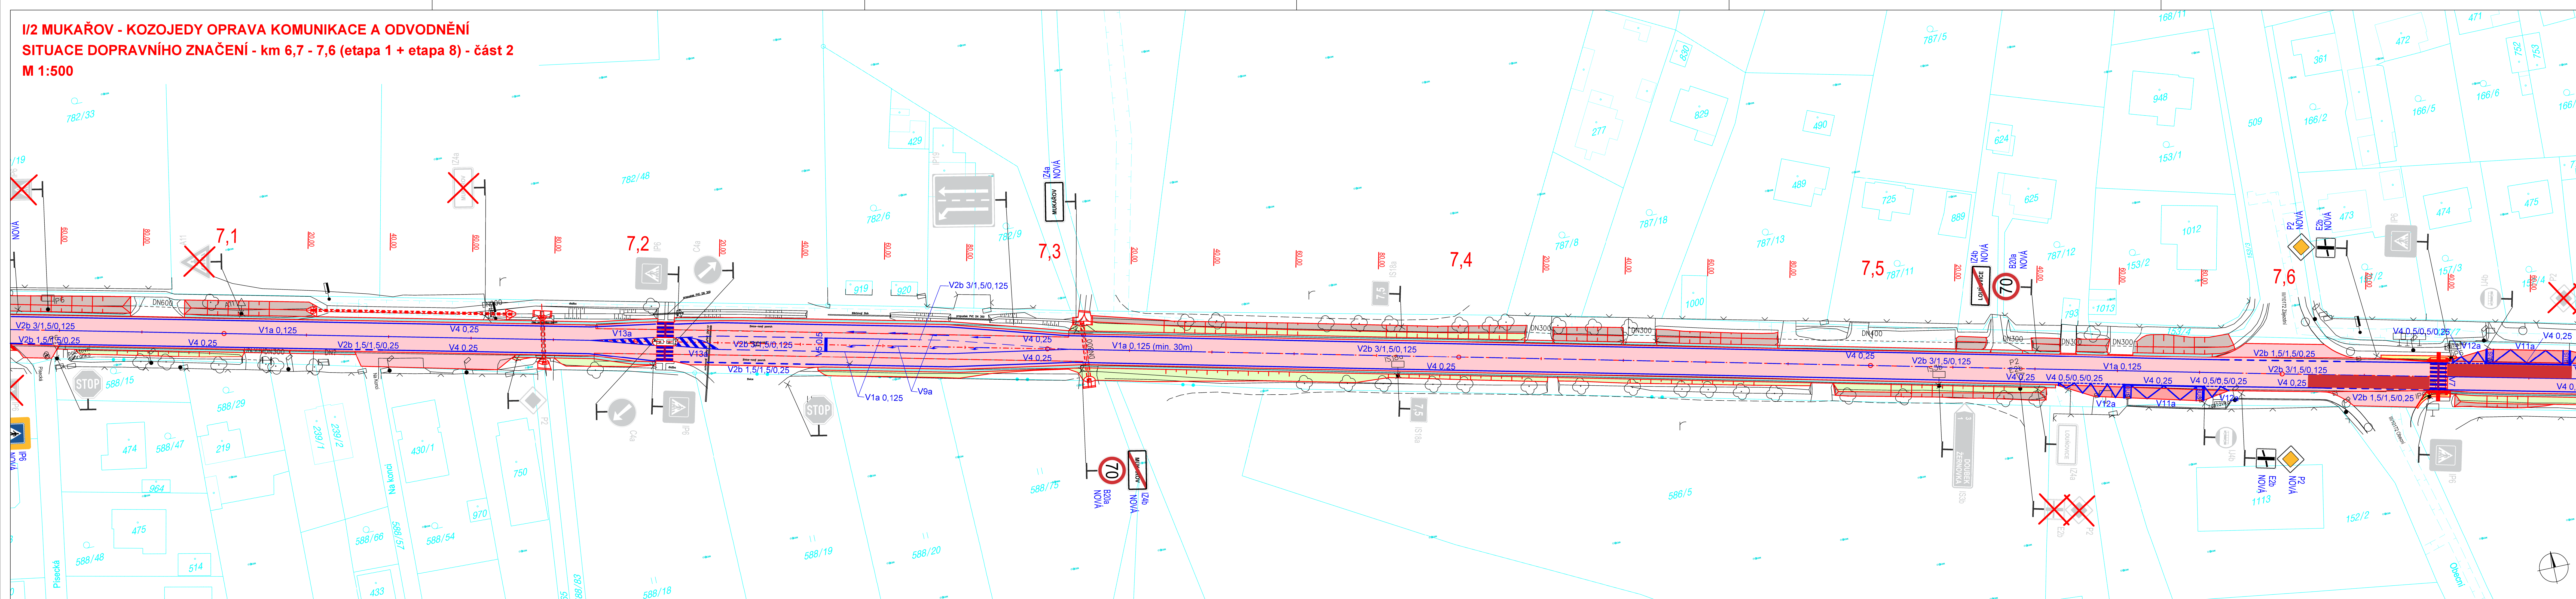

LEGENDA:

STÁVAJÍCÍ STAV
NAVRHOVANÝ STAV
HRANICE PARCEL KN

ASF. VOZOVKA
BET. VOZOVKA - ZASTÁVKY BUS - CELÁ KCE
CHODNÍK
R-MATERIÁL

ZÁŘEZ
NÁSYP

LEGENDA DOPRAVNÍHO ZNAČENÍ:

VODOROVNÉ DOPRAVNÍ ZNAČENÍ

STÁVAJÍCÍ SVISLÉ DOPRAVNÍ ZNAČENÍ - ZACHOVÁNO

STÁVAJÍCÍ SVISLÉ DOPRAVNÍ ZNAČENÍ - ZRUŠENO

NOVÉ SVISLÉ DOPRAVNÍ ZNAČENÍ - NOVE NAVRŽENO

POZN:
VÝKRESOVÁ DOKUMENTACE PRO STANOVENÍ MÍSTNÍ ÚPRAVY PROVOZU

č.	název - změny	datum	podpis

Objednatel stavby: ŘEDITELSTVÍ SILNIC A DÁLNIC ČR Na Pankráči 549/56 140 00, Praha 4	ŘEDITELSTVÍ SILNIC A DÁLNIC ČR Na Pankráči 549/56 140 00, Praha 4
Zhotovitel stavby: DORR	PORR a.s. Duběčská 3238/36 100 00, Praha 10 tel.: +420 267 226-111
Projektant RDS: SUDOP EU	SUDOP EU a.s. Olšanská 1a, 130 80 Praha 3 Tel.: +420 267 094 305 E-mail: info@sudop.eu.cz

VÝŠKOVÝ SYSTÉM BpV		SOUŘADNICOVÝ SYSTÉM S-JTSK	
Zpracovatel RDS: SUDOP EU a.s. Olšanská 1a, 130 80 Praha 3 Tel.: +420 267 094 305 E-mail: info@sudop.eu.cz		Hlavní inženýr projektu: ING. MAREK SÁČEK	Sdružení: ING. LUKÁŠ JEŽEK
Středisko: ÚSEK SILNIC A DÁLNIC			
Vedoucí střediska: ING. MIROSLAV VÁHA	Odpovědný projektant: ING. MAREK SÁČEK	Vypracoval: ING. MAREK SÁČEK	Kontroloval: ING. LUKÁŠ JEŽEK
Akce: I/2 MUKAŘOV - KOZOJEDY OPRAVA KOMUNIKACE A ODVODNĚNÍ		Číslo smlouvy: SEU 23-023.640	
Část:		Projektový stupeň: RDS	
SO 190 - DOPRAVNÍ ZNAČENÍ		Datum: 04/2023	
Příloha: SITUACE DOPRAVNÍHO ZNAČENÍ km 6,7 - 7,6 (etapa 1 + etapa 8) - část 2		Číslo části: B.100	Měřítko: 1:500
		Číslo přílohy: 2.2	Počet formátů: 8 A4