


**I/2 MUKAŘOV - KOZOJEDY OPRAVA KOMUNIKACE A ODVODNĚNÍ
SITUACE DOPRAVNÍHO ZNAČENÍ - km 7,6 - 8,4 (etapa 2 + etapa 7) - část 4
M 1:500**

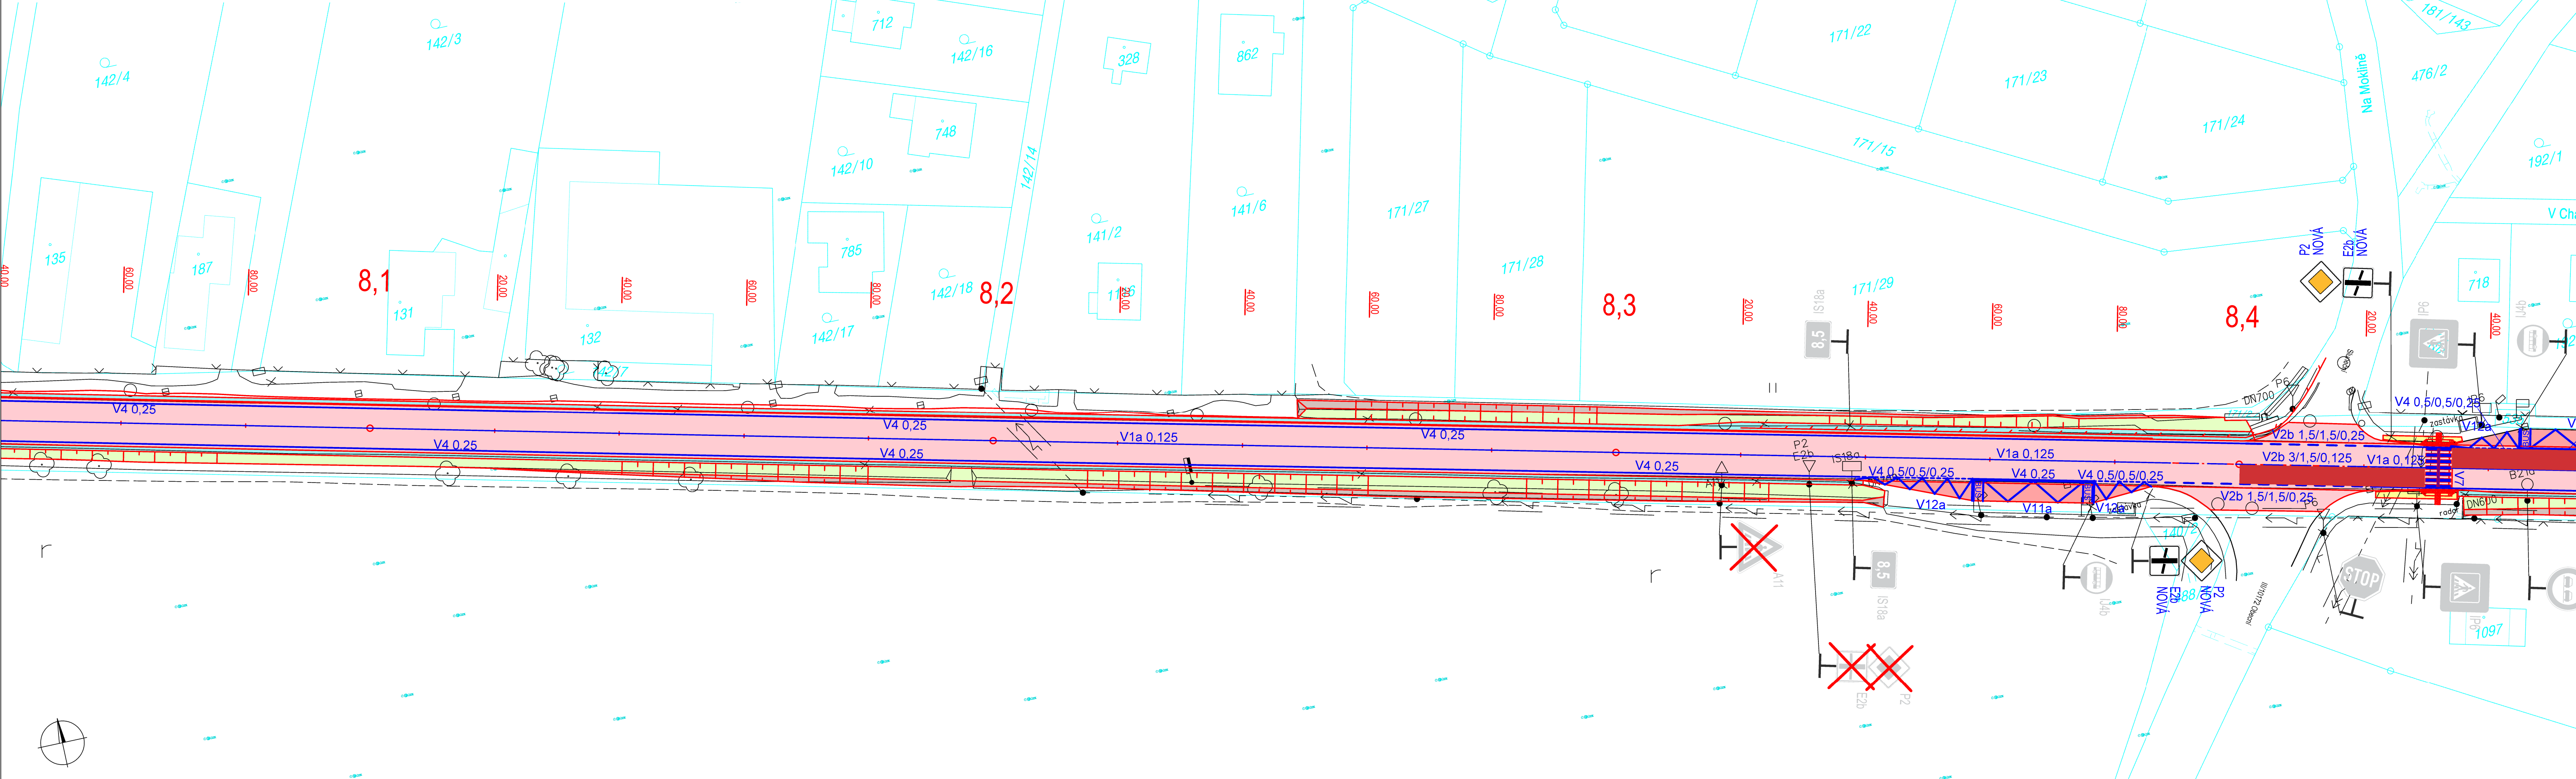

LEGENDA:

- | | | | |
|---|--|---|-------|
|  | ASF. VOZOVKA | | |
|  | BET. VOZOVKA - ZASTÁVKY BUS - CELÁ KČE | | |
|  | CHODNÍK |  | ZÁŘEZ |
|  | R-MATERIÁL |  | NÁSYP |

 
POZN:

VÝKRESOVÁ DOKUMENTACE PRO STANOVENÍ MÍSTNÍ ÚPRAVY PROVOZU

LEGENDA DOPRAVNÍHO ZNAČENÍ:

- | VODOROVNÉ DOPRAVNÍ ZNAČENÍ | |
|---|--|
|  | |
|  | STÁVAJÍCÍ SVISLÉ DOPRAVNÍ ZNAČENÍ
- ZACHOVÁNO |
|  | STÁVAJÍCÍ SVISLÉ DOPRAVNÍ ZNAČENÍ
- ZRUŠENO |
|  | NOVÉ SVISLÉ DOPRAVNÍ ZNAČENÍ
- NOVĚ NAVRŽENO |

č.	název - změny	datum	podpis

Objednatel stavby:  ŘEDITELSTVÍ SILNIC A DÁLNIC ČR	ŘEDITELSTVÍ SILNIC A DÁLNIC ČR Na Pankráci 546/56 140 00, Praha 4
Zhotovitel stavby: 	PORR a.s. Dubečská 3238/36 100 00, Praha 10 tel.: +420 267 226-111
Projektant RDS: 	SUDOP EU a.s. Olšanská 1a, 130 80 Praha 3 Tel.: +420 267 094 305 E-mail: info@sudopeu.cz

VÝŠKOVÝ SYSTÉM BpV		SOUŘADNICOVÝ SYSTÉM S-JTSH	
Zpracovatel RDS: 		SUDOP EU a.s. Olišanská 1a, 130 80 Praha 3 Tel.: +420 267 094 305 E-mail: info@sudop.eu.cz	
Hlavní inženýr projektu: ING. MAREK SÁČEK <i>Sacek</i>		Souprava:	
Středisko: ÚSEK SILNIC A DÁLNIC			
Vedoucí střediska: ING. MIROSLAV VÁŇA		Odpovědný projektant: ING. MAREK SÁČEK <i>Sacek</i>	
Vpracoval: ING. MAREK SÁČEK		Kontroloval: ING. LUKÁŠ JEŽEK <i>Jeze</i>	
Akce: I/2 MUKAŘOV - KOZOJEDY OPRAVA KOMUNIKACE A ODVODNĚNÍ		Číslo smlouvy: SEU 23-023.640 Projektový stupeň: RDS	
Část: SO 190 - DOPRAVNÍ ZNAČENÍ		Datum: 04/2023 Číslo části: B.100	
Příloha: SITUACE DOPRAVNÍHO ZNAČENÍ km 7,6 - 8,4 (etapa 2 + etapa 7) - část 4		Měřítko: 1:500 Počet formátů: 6 A4 Číslo přílohy: 2.4	