


I/2 MUKAŘOV - KOZOJEDY OPRAVA KOMUNIKACE A ODVODNĚNÍ
SITUACE DOPRAVNÍHO ZNAČENÍ - km 6,7 - 7,6 (etapa 1 + etapa 8) - část 1
M 1:500

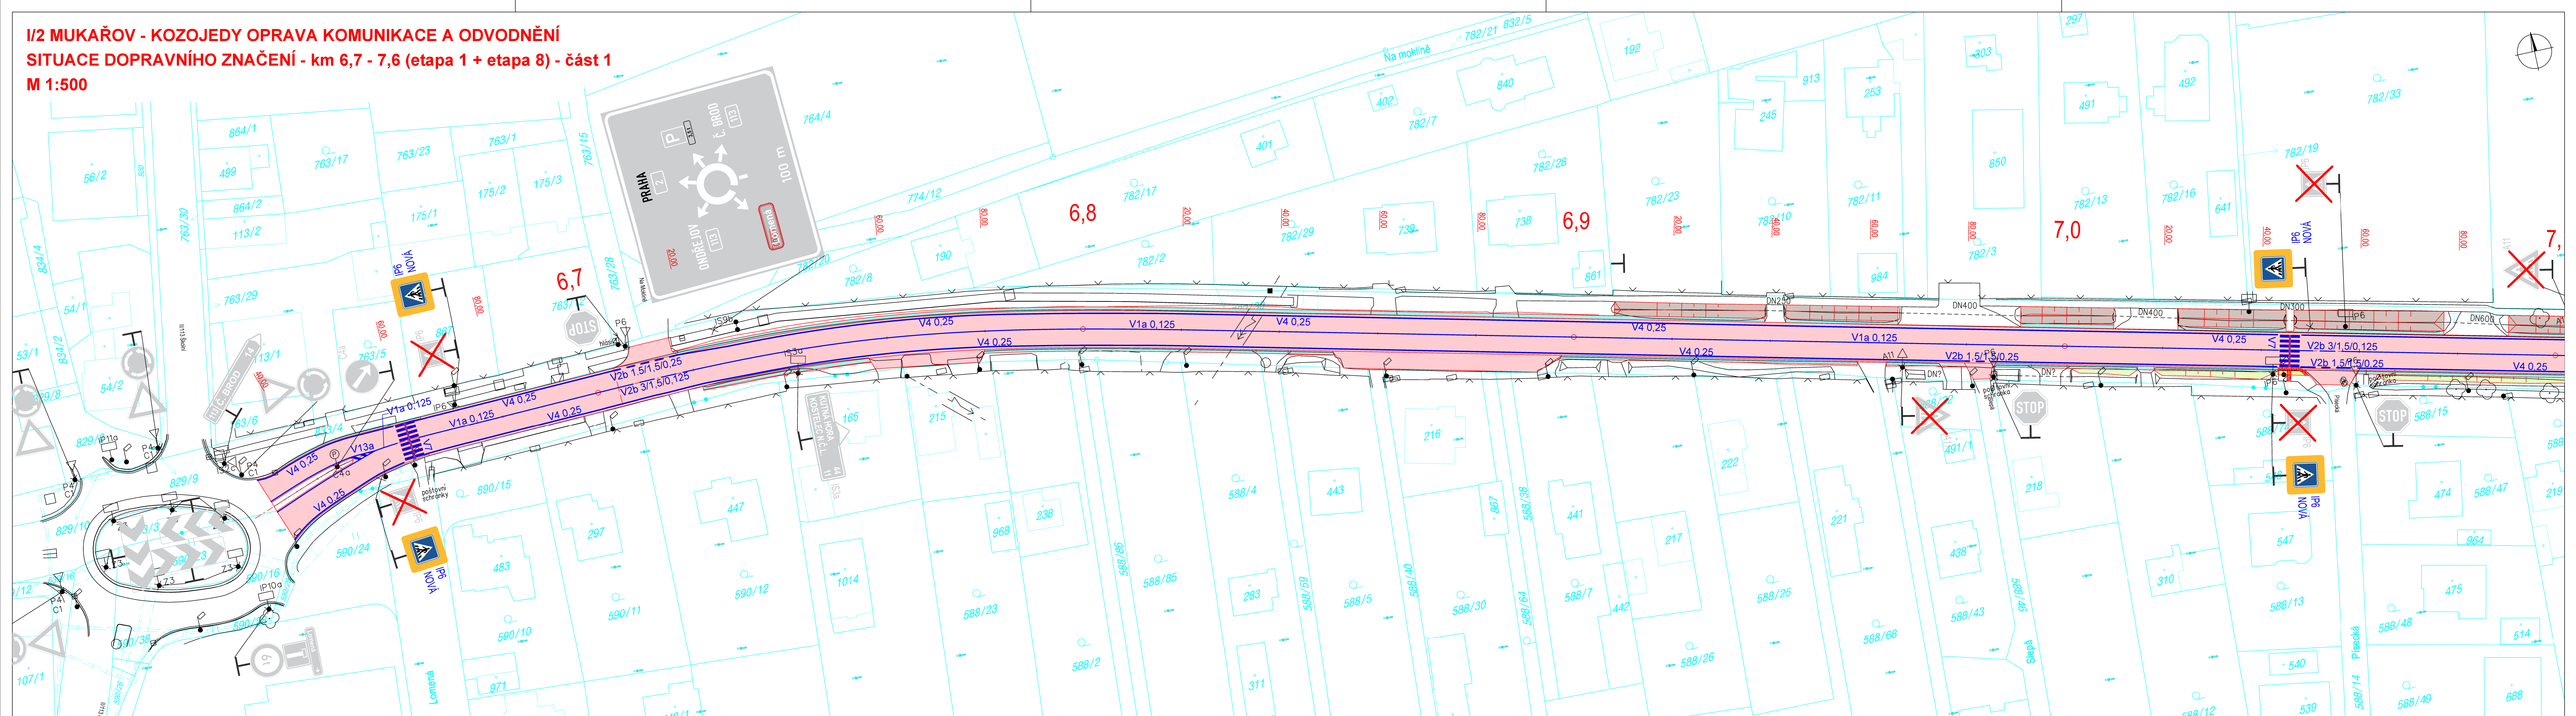

- LEGENDA:
- STÁVAJÍCÍ STAV
 - NAVROVÁVÁNÝ STAV
 - HRANICE PARCEL KN
- ASF. VOZOVKA
- BET. VOZOVKA - ZASTÁVKY BUS - CELÁ KCE
- CHODNÍK
- R-MATERIÁL
- ZÁŘEZ
- NÁSYP

- LEGENDA DOPRAVNÍHO ZNAČENÍ:
- VODOROVNÉ DOPRAVNÍ ZNAČENÍ
 - STÁVAJÍCÍ SVISLÉ DOPRAVNÍ ZNAČENÍ - ZACHOVÁNO
 - STÁVAJÍCÍ SVISLÉ DOPRAVNÍ ZNAČENÍ - ZRUŠENO
 - NOVÉ SVISLÉ DOPRAVNÍ ZNAČENÍ - NOVĚ NAVRŽENO

POZN:
VÝKRESOVÁ DOKUMENTACE PRO STANOVENÍ MÍSTNÍ ÚPRAVY PROVOZU

č.	název - změny	datum	podpis

Objednatel stavby: ŘEDITELSTVÍ SILNIC A DÁLNIC ČR	ŘEDITELSTVÍ SILNIC A DÁLNIC ČR Na Pankraci 546/56 140 00, Praha 4
Zhotovitel stavby: DORR	PORR a.s. Dubčská 3238/36 100 00, Praha 10 tel.: +420 267 226-111
Projektant RDS: SUDOP EU	SUDOP EU a.s. Olšanská 1a, 130 80 Praha 3 Tel.: +420 267 094 305 E-mail: info@sudopeu.cz

VÝŠKOVÝ SYSTÉM Bpv		SOUŘADNICOVÝ SYSTÉM S-JTSK	
Zpracovatel RDS: SUDOP EU	SUDOP EU a.s. Olšanská 1a, 130 80 Praha 3 Tel.: +420 267 094 305 E-mail: info@sudopeu.cz	Hlavní inženýr projektu: ING. MAREK SÁČEK	Souprava:
Středisko: ÚSEK SILNIC A DÁLNIC			
Vedoucí střediska: ING. MIROSLAV VÁHA	Odpovědný projektant: ING. MAREK SÁČEK	Vypracoval: ING. MAREK SÁČEK	Kontroloval: ING. LUKÁŠ JEŽEK
Akce: I/2 MUKAŘOV - KOZOJEDY OPRAVA KOMUNIKACE A ODVODNĚNÍ		Číslo smlouvy: SEU 23-023.640	
Část: SO 190 - DOPRAVNÍ ZNAČENÍ		Projektový stupeň: RDS	
Datum: 09/2023		Číslo části: B.100	
Měřítko: 1:500		Počet formátů: 7 A4	
SITUACE DOPRAVNÍHO ZNAČENÍ km 6,7 - 7,6 (etapa 1 + etapa 8) - část 1		Číslo přílohy: 2.1	

DOKUMENT LZE UŽÍVAT POUZE VE SMYSLU PŘÍSLUŠNÉ SMLOUVY O DÍLO. ŽÁDNÁ JEJÍ ČÁST NEMŮŽE BYTÍ DLE ZÁKONA Č. 121/2000 Sb. KOPÍROVÁNA NEBO JINYM ZPŮSOBEM ROZŠŮŘOVÁNA BEZ SOUHLASU SUDOP PRAHA A.S.