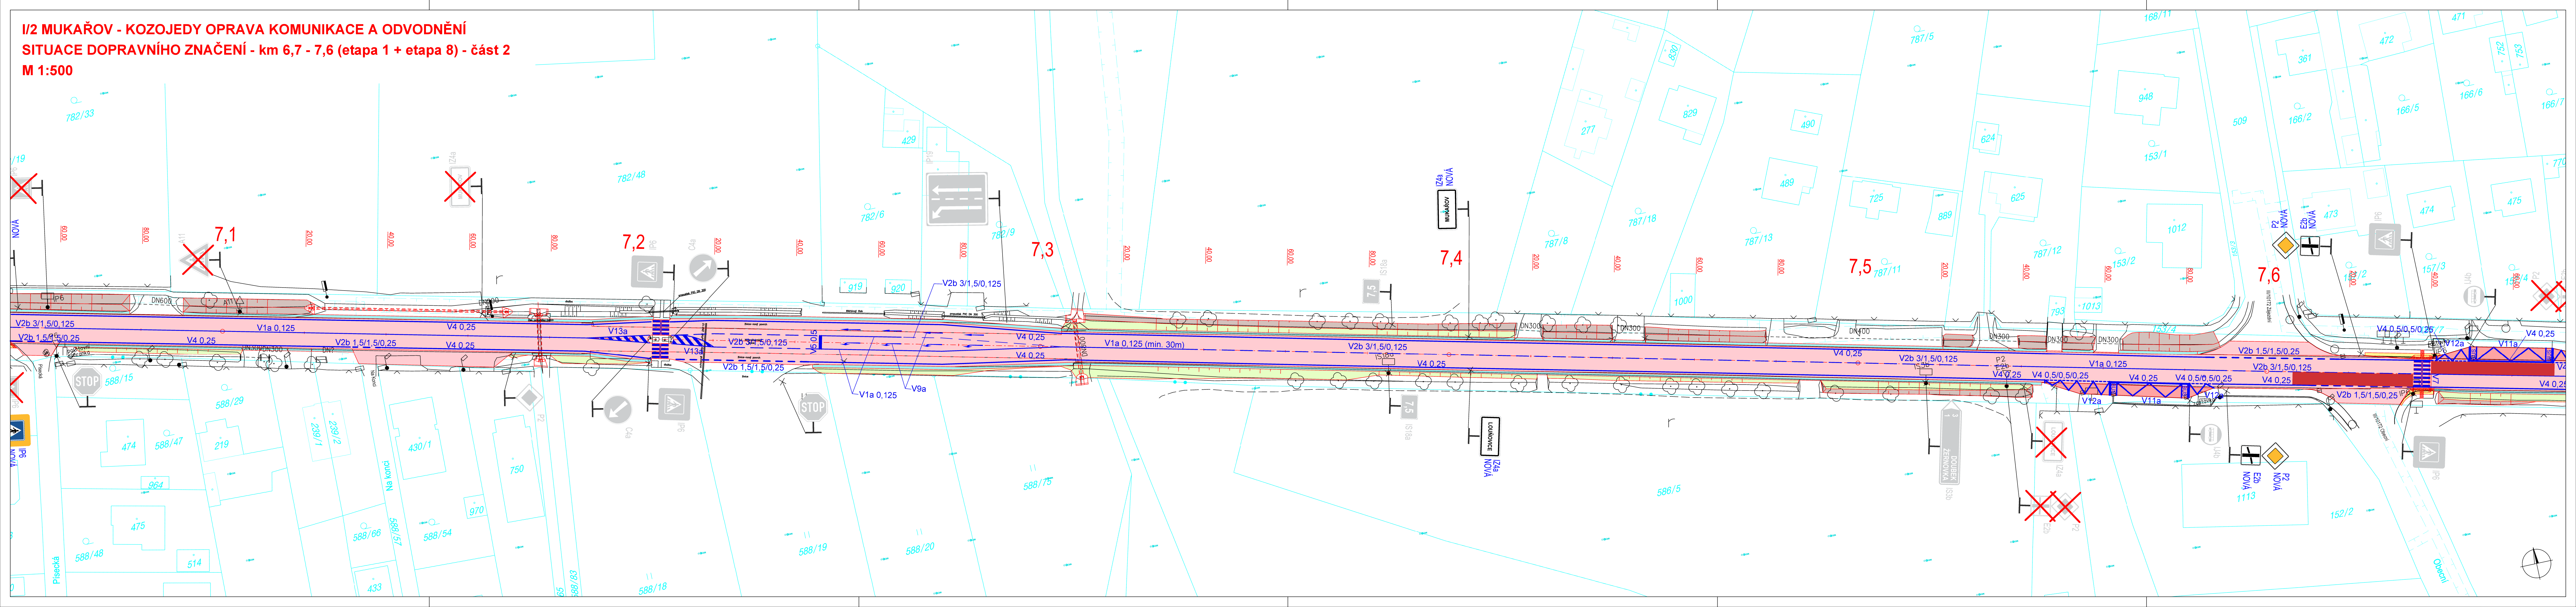




LEGENDA:

STÁVAJÍCÍ STAV
NAVRHOVANÝ STAV
HRANICE PARCEL KN

ASF. VOZOVKA
BET. VOZOVKA - ZASTÁVKY BUS - CELÁ KCE
CHODNÍK
R-MATERIÁL

ZÁŘEZ
NÁSYP

LEGENDA DOPRAVNÍHO ZNAČENÍ:

 
 
VODOROVNÉ DOPRAVNÍ ZNAČENÍ

STÁVAJÍCÍ SVISLÉ DOPRAVNÍ ZNAČENÍ - ZACHOVÁNO
STÁVAJÍCÍ SVISLÉ DOPRAVNÍ ZNAČENÍ - ZRUŠENO
NOVÉ SVISLÉ DOPRAVNÍ ZNAČENÍ - NOVE NAVRŽENO

POZN:
VÝKRESOVÁ DOKUMENTACE PRO STANOVENÍ MÍSTNÍ ÚPRAVY PROVOZU

č.	název - změny	datum	podpis

Objednatel stavby: ŘEDITELSTVÍ SILNIC A DÁLNIC ČR	ŘEDITELSTVÍ SILNIC A DÁLNIC ČR Na Pankráči 549/66 140 00, Praha 4
Zhotovitel stavby: DORR	PORR a.s. Dubčská 3238/36 100 00, Praha 10 tel.: +420 267 226-111
Projektant RDS: SUDOP EU	SUDOP EU a.s. Olšanská 1a, 130 80 Praha 3 Tel.: +420 267 094 305 E-mail: info@sudop.eu.cz

VÝŠKOVÝ SYSTÉM BpV		SOUŘADNICOVÝ SYSTÉM S-JTSK		
Zpracovatel RDS:  SUDOP EU a.s. Olšanská 1a, 130 80 Praha 3 Tel.: +420 267 094 305 E-mail: info@sudop.eu.cz		Hlavní inženýr projektu: ING. MAREK SÁČEK 		Scopruva:
Středisko: ÚSEK SILNIC A DÁLNIC				
Vedoucí střediska: ING. MIROSLAV VÁHA	Odpovědný projektant: ING. MAREK SÁČEK 	Vypracoval: ING. MAREK SÁČEK 	Kontroloval: ING. LUKÁŠ JEŽEK 	
Akce: I/2 MUKAŘOV - KOZOJEDY OPRAVA KOMUNIKACE A ODVODNĚNÍ		Číslo smlouvy: SEU 23-023.640 Projektový stupeň: RDS		
Část: SO 190 - DOPRAVNÍ ZNAČENÍ		Datum: 09/2023 Číslo části: B.100		
Příloha: SITUACE DOPRAVNÍHO ZNAČENÍ km 6,7 - 7,6 (etapa 1 + etapa 8) - část 2		Měřítko: 1:500	Počet formátů: 8 A4	
		Číslo přílohy:	2.2	

ODMĚNENÍ JE LŽENÁ POJZE VE SMYSLU PRŮBĚHU SMLUVY O DÍLO. ŽÁDÁ, JEDHO ČÁSTI NEMŮŽE BYTI ŽLE ŽÁSTKA. 1.11.2020 BpV KOPPOVANA NEBO JINÝM ZPŮSOBEM ROZŠŘOVÁVANA, BEZ SOUHLASU DOPRAVA PRÁHA 3