


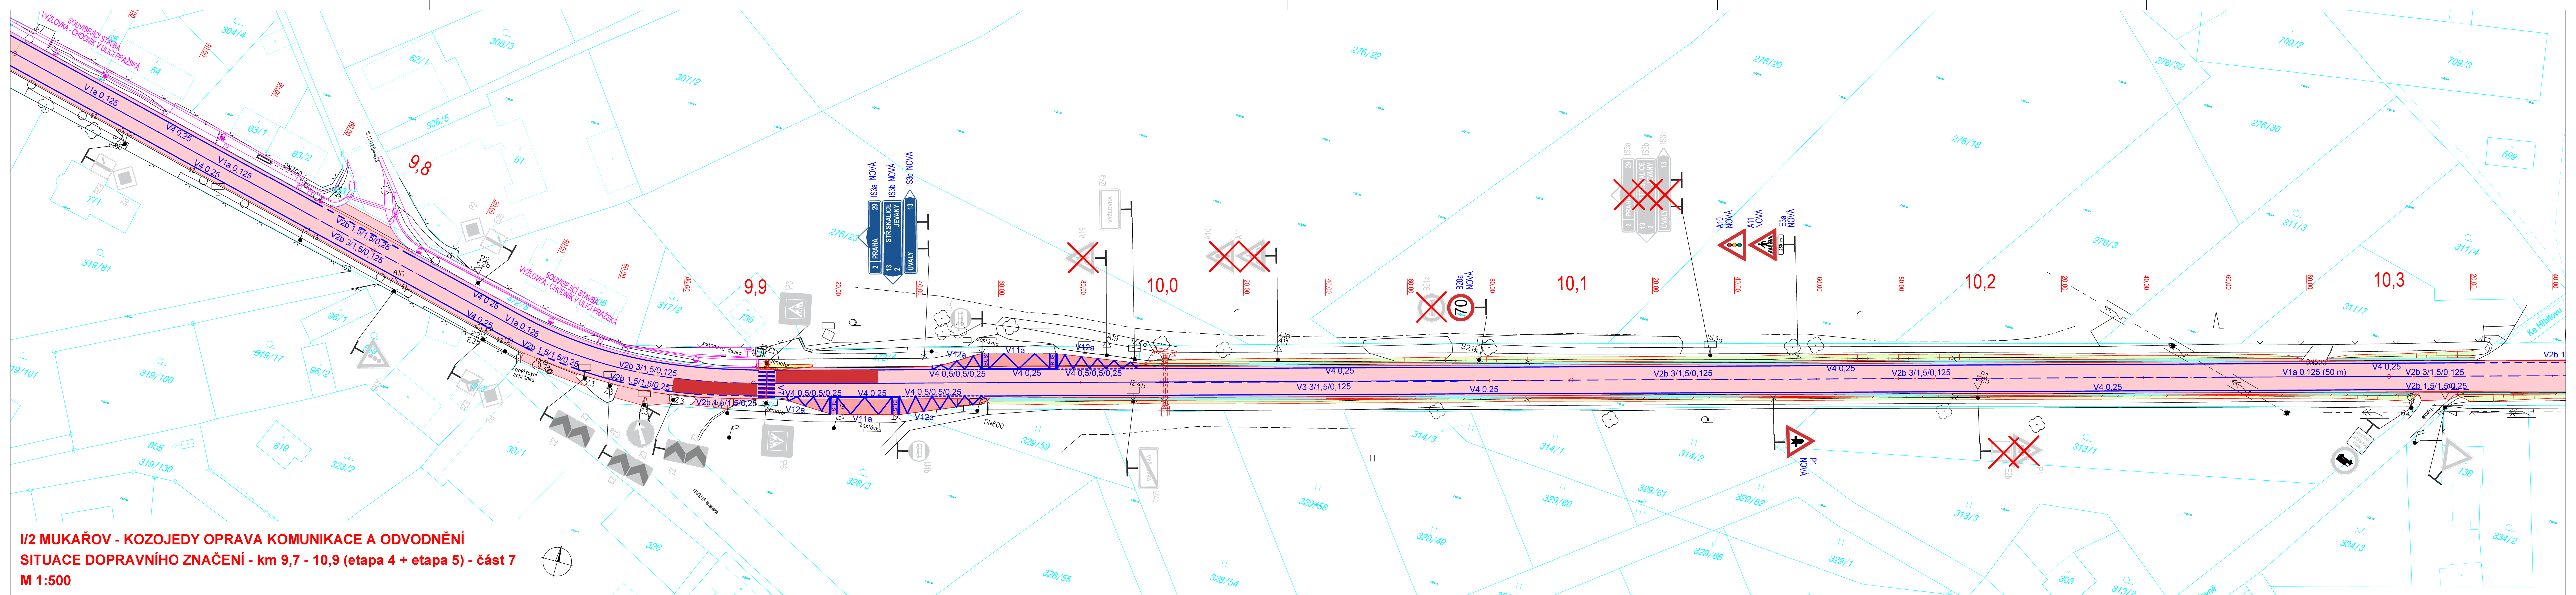

LEGENDA:

STÁVAJÍCÍ STAV
NAVRHOVANÝ STAV
HRANICE PARCEL KN

ASF. VOZOVKA
BET. VOZOVKA - ZASTÁVKY BUS - CELÁ KCE
CHODNÍK
R-MATERIÁL

ZÁREZ
NÁSYP

LEGENDA DOPRAVNÍHO ZNAČENÍ:

VODOROVNÉ DOPRAVNÍ ZNAČENÍ

STÁVAJÍCÍ SVISLÉ DOPRAVNÍ ZNAČENÍ - ZACHOVÁNO
STÁVAJÍCÍ SVISLÉ DOPRAVNÍ ZNAČENÍ - ZRUŠENO
NOVÉ SVISLÉ DOPRAVNÍ ZNAČENÍ - NOVE NAVRŽENO

POZN:
VÝKRESOVÁ DOKUMENTACE PRO STANOVENÍ MÍSTNÍ ÚPRAVY PROVOZU

č.	název - změny	datum	podpis

Objednatel stavby: REDITELSTVÍ SILNIC A DÁLNIC ČR	ŘEDITELSTVÍ SILNIC A DÁLNIC ČR Na Pankráči 546/66 140 00, Praha 4
Zhotovitel stavby: DORR	PORR a.s. Dubčská 3238/36 100 00, Praha 10 tel.: +420 267 226-111
Projektant RDS: SUDOP EU	SUDOP EU a.s. Olšanská 1a, 130 80 Praha 3 Tel.: +420 267 094 305 E-mail: info@sudop.eu.cz

VÝŠKOVÝ SYSTÉM BpV		SOUŘADNICOVÝ SYSTÉM S-JTSK					
Zpracovatel RDS:  SUDOP EU a.s. Olšanská 1a, 130 80 Praha 3 Tel.: +420 267 094 305 E-mail: info@sudop.eu.cz		Hlavní inženýr projektu: ING. MAREK SÁČEK 		Sdružení: ING. LUKÁŠ JEŽEK 			
Sřídka: ÚSEK SILNIC A DÁLNIC							
Vedoucí sřídka: ING. MIROSLAV VÁHA		Odpovědný projektant: ING. MAREK SÁČEK 		Vypracoval: ING. MAREK SÁČEK 		Kontroloval: ING. LUKÁŠ JEŽEK 	
Akce: I/2 MUKAŘOV - KOZOJEDY OPRAVA KOMUNIKACE A ODVODNĚNÍ				Číslo smlouvy: SEU 23-023.640			
Část:				Projektový stupeň: RDS			
SO 190 - DOPRAVNÍ ZNAČENÍ				Datum: 09/2023			
Příloha: SITUACE DOPRAVNÍHO ZNAČENÍ km 9,7 - 10,9 (etapa 4 + etapa 5) - část 7				Číslo části: B.100			
				Měřítko: 1:500			
				Počet formátů: 8 A4			
				Číslo příloh: 2.7			

DOMŮLNĚ LZE UŽÍVAT POUZE VE SMYSLU PŘÍLOŽNĚ SMLUVY O DÍLO. ŽÁDÁNÍ, JICHŽ ČÁSTI NEMŮŽE BÝT DLE ŽÁDÁNÍ A.121/2000 BpV KOPÍROVÁNA NEBO JINÝM ZPŮSOBEM ROZŠŘOVÁNA. BEZ SOULADU S DOPRAVNÍ