



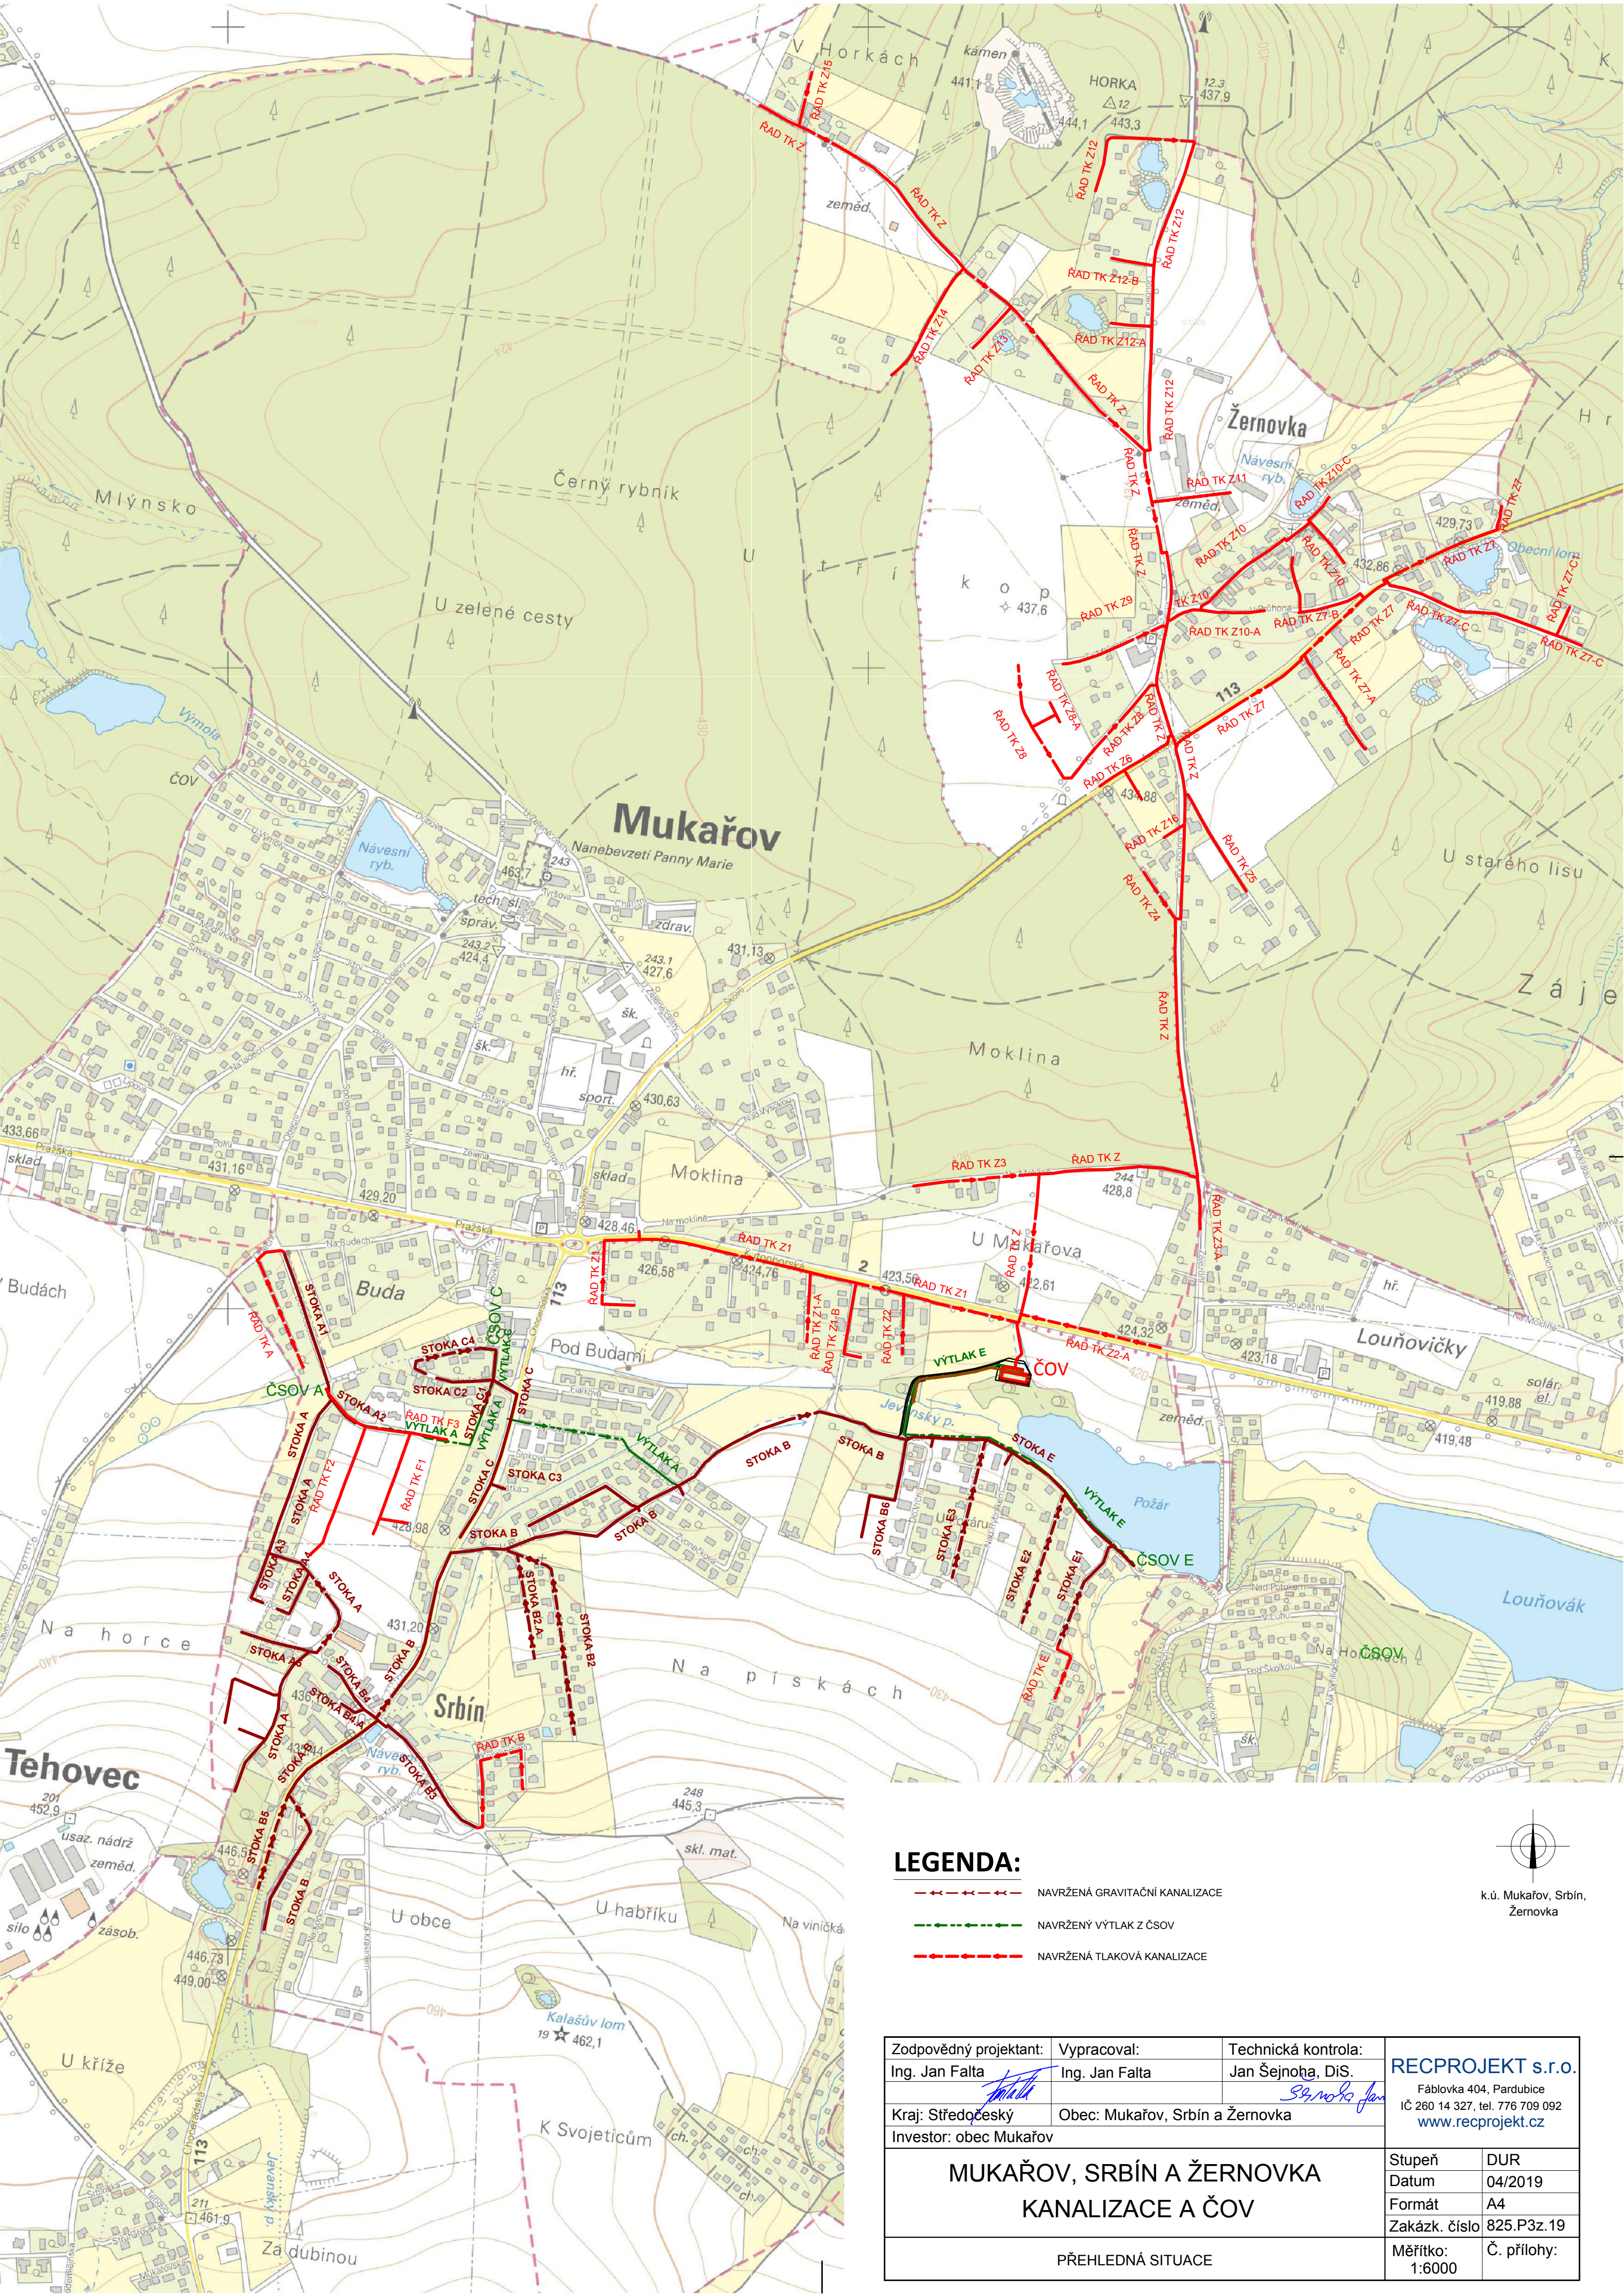

LEGENDA:

- NAVŘZENÁ GRAVITAČNÍ KANALIZACE
- NAVŘZENÝ VÝTLAK Z ČSOV
- NAVŘZENÁ TLAKOVÁ KANALIZACE

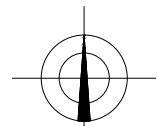

k.ú. Mukařov, Srbín,
Žernovka

Zodpovědný projektant: Ing. Jan Falta	Vypracoval: Ing. Jan Falta	Technická kontrola: Jan Šejnoha, DiS.	RECPROJEKT s.r.o. Fáblovka 404, Pardubice IČ 260 14 327, tel. 776 709 092 www.recprojekt.cz	
Kraj: Středočeský	Obec: Mukařov, Srbín a Žernovka			
Investor: obec Mukařov				
MUKAŘOV, SRBÍN A ŽERNOVKA KANALIZACE A ČOV			Stupeň	DUR
			Datum	04/2019
			Formát	A4
			Zakáz. číslo	825.P3z.19
PŘEHLEDNÁ SITUACE			Měřítko: 1:6000	Č. přílohy: